


LEGENDA:		NOVÉ NAVRŽENÉ ZNAČENÍ:	
	STÁVAJÍCÍ SDZ		NAVRŽENÉ PŘENOSNÉ SDZ
	STÁVAJÍCÍ VDZ		NAVRŽENÉ PŘECHODNÉ VDZ
	ZAKRYTÍ / DEMONTÁŽ SDZ		PONECHÁVANÉ DZ ETAPY 3.B:
	ROZSAH STAVEBNÍCH PRACÍ		PŘENOSNÉ SDZ
	PROJEKČNÍ STANIČENÍ		PŘECHODNÉ VDZ
			DOČASNÉ SVODIDLO

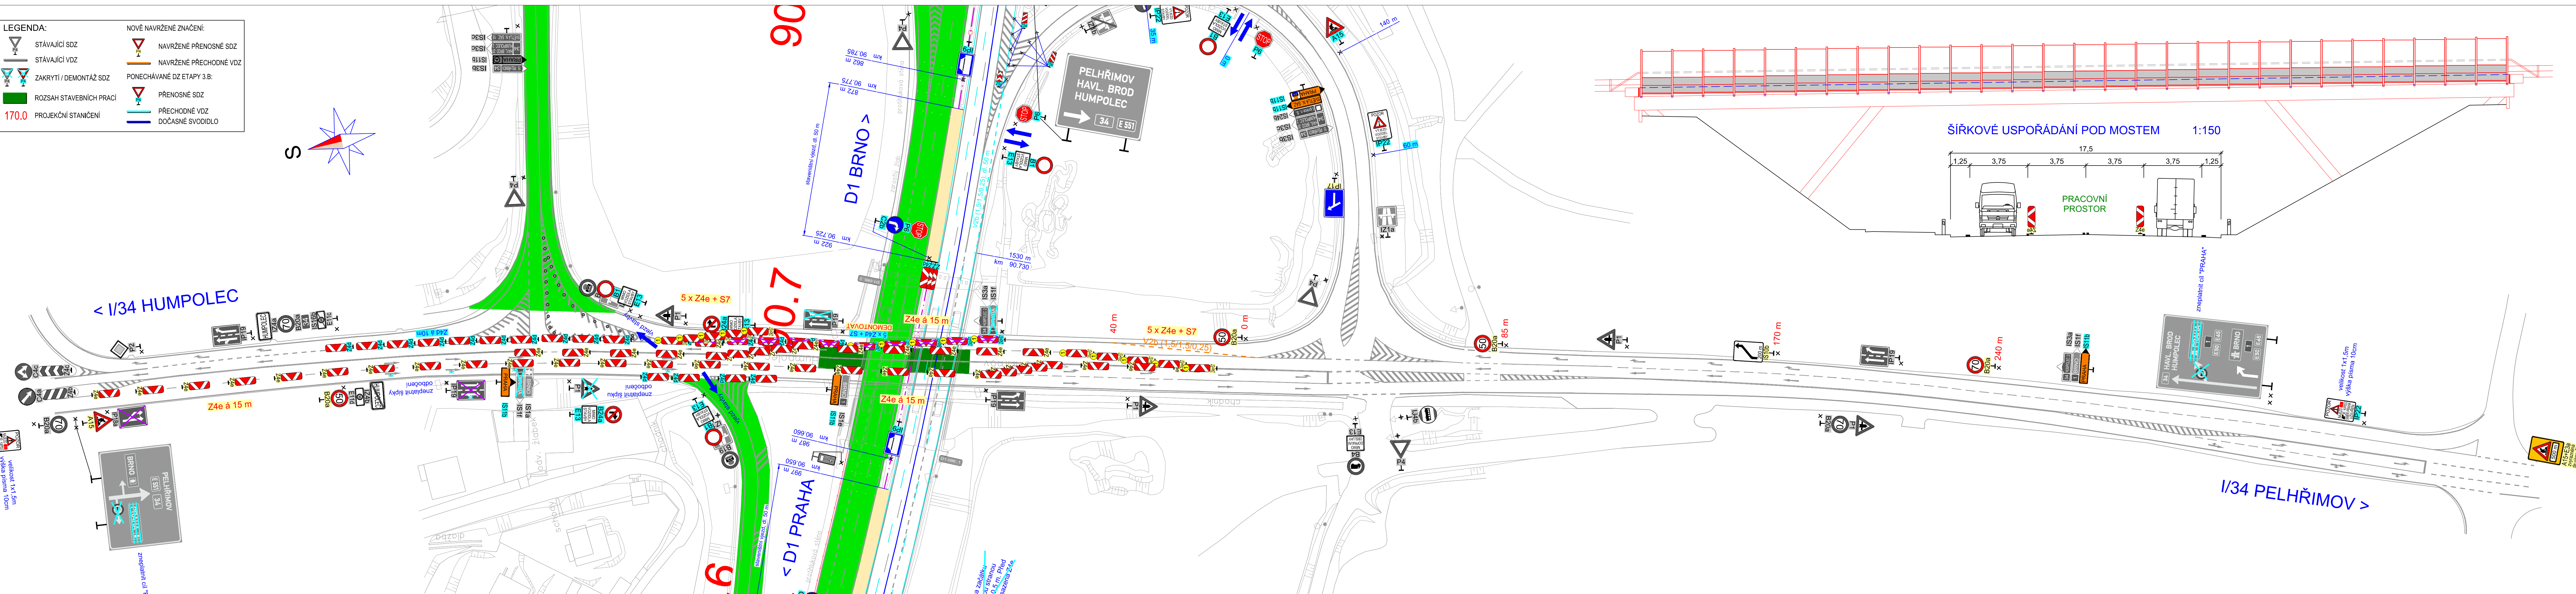

č	text změny – odůvodnění	datum	podpis
Název stavby: <b>D1 MODERNIZACE – ÚSEK 11, EXIT 81 KOBEROVICE – EXIT 90 HUMPOLEC</b>		Číslo objektu: <b>S0 11-172.1</b>	
Ředitelství silnic a dálnic ČR Na Pankráci 546/56, 140 00, Praha 4		Kontroloval: Datum: Podpis:	
Zhotovitel stavby: <b>EUROVIA CS, a.s.</b> Národní 138/10 Praha 1, 110 00		Kontroloval: Datum: Podpis:	
Koordinátor RDS: <b>TUBES spol. s r. o.</b> Nad Zátěším 345/12, 142 00 Praha 4 tel.: +420 226 066 233 e-mail: tubes@tubes.cz		Kontroloval: Datum: Podpis:	
Zpracovatel RDS: <b>TUBES spol. s r. o.</b> Nad Zátěším 345/12, 142 00 Praha 4 tel.: +420 226 066 233 e-mail: tubes@tubes.cz		Čís. projektu: TU-19133-03 VP (HIP): Ing. Bronislav ŠTAMBAŠKÝ Stupeň: RDS Datum: 02/2021 Archiv: - Formát: 7x44 Měřítko: 1:1500	
Ing. Michal IPŠER Navrhl:		Ing. Bronislav ŠTAMBAŠKÝ Kontroloval:	
Objekt: <b>S0 11-172.1          DIO – ETAPA 5.B A 3.B</b>		Čís. přílohy: 5.3 Souprava:	
Příloha: <b>SITUACE DIO POD MOSTEM SO 202 – 3.FÁZE</b>		Souřadnicový systém S-JTSK, Výškový systém Bpv	