


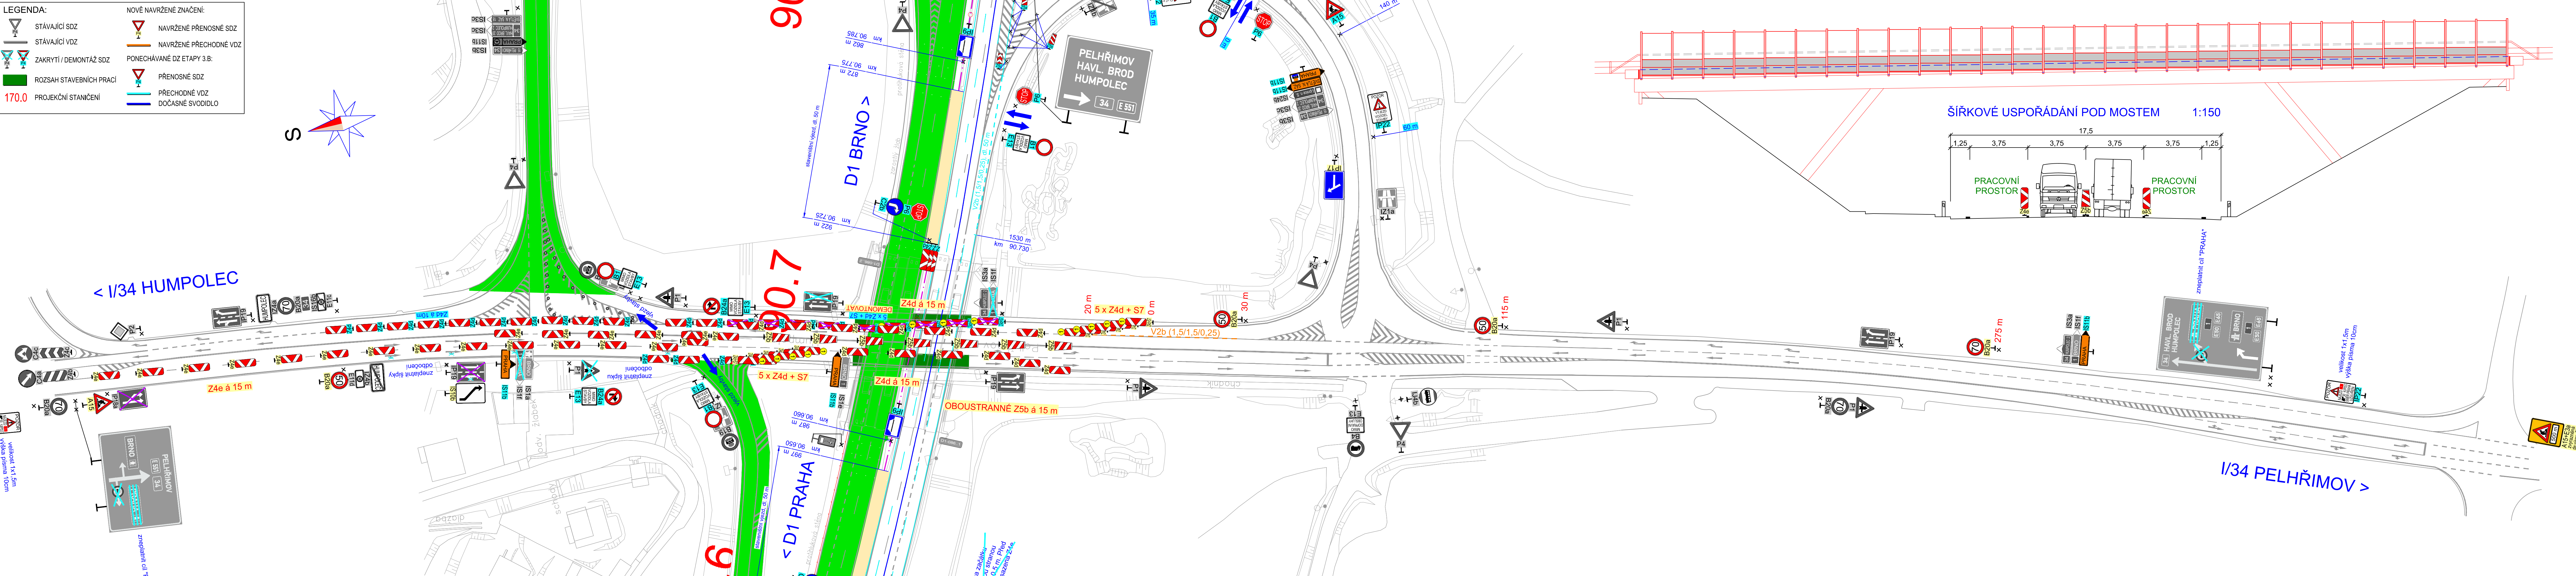

č	text změny – odůvodnění	datum	podpis
Název stavby: D1 MODERNIZACE – ÚSEK 11, EXIT 81 KOBEROVICE – EXIT 90 HUMPOLEC		Číslo objektu S0 11-172.1	
Objednatel stavby: ŘEDITELSTVÍ SILNIC A DÁLNIC ČR		Rozřídka: Kontroloval: Datum: Podpis:	
Zhotovitel stavby: EUROVIA CS, a.s. Národní 138/10 Praha 1, 110 00		Rozřídka: Kontroloval: Datum: Podpis:	
Koordinační RDS: TUBES spol. s r. o. Nad Zátisím 345/12, 142 00 Praha 4 tel.: +420 226 066 233 e-mail: tubes@tubes.cz		Rozřídka: Kontroloval: Datum: Podpis:	
Zpracovatel RDS: TUBES spol. s r. o. Nad Zátisím 345/12, 142 00 Praha 4 tel.: +420 226 066 233 e-mail: tubes@tubes.cz		Souřadnicový systém S-JTSK, Výškový systém Bpv	
Ing. Michal IPŠER	Ing. Michal IPŠER	Ing. Bronislav ŠTAMBAŠKÝ	Čís. projektu: TU-19133-03
Navrhl:	Zodpovědný projektant:	Kontroloval:	VP (HIP): Ing. Bronislav ŠTAMBAŠKÝ
Objekt: S0 11-172.1 DIO – ETAPA 5.B A 3.B			Stupeň: RDS
Příloha: SITUACE DIO POD MOSTEM SO 202 – 4.FÁZE			Datum: 02/2021
			Archiv: –
			Formát: 7x44
			Měřítko: 1:1500
			Čís. přílohy: 5.4
			Souprava: