

LEGENDA:

STÁVAJÍCÍ SDZ

STÁVAJÍCÍ VDZ

ZAKRYTÍ / DEMONTÁŽ SDZ

ROZSAH STAVEBNÍCH PRACÍ

170.0 PROJEKČNÍ STANIČENÍ

NOVÉ NAVRŽENÉ ZNAČENÍ:

NAVRŽENÉ PŘENOSNÉ SDZ



NAVRŽENÉ PŘECHODNÉ VDZ

PONECHÁVANÉ DZ ETAPY 3.B:

PŘENOSNÉ SDZ

PŘECHODNÉ VDZ

DOČASNÉ SVODIDLO

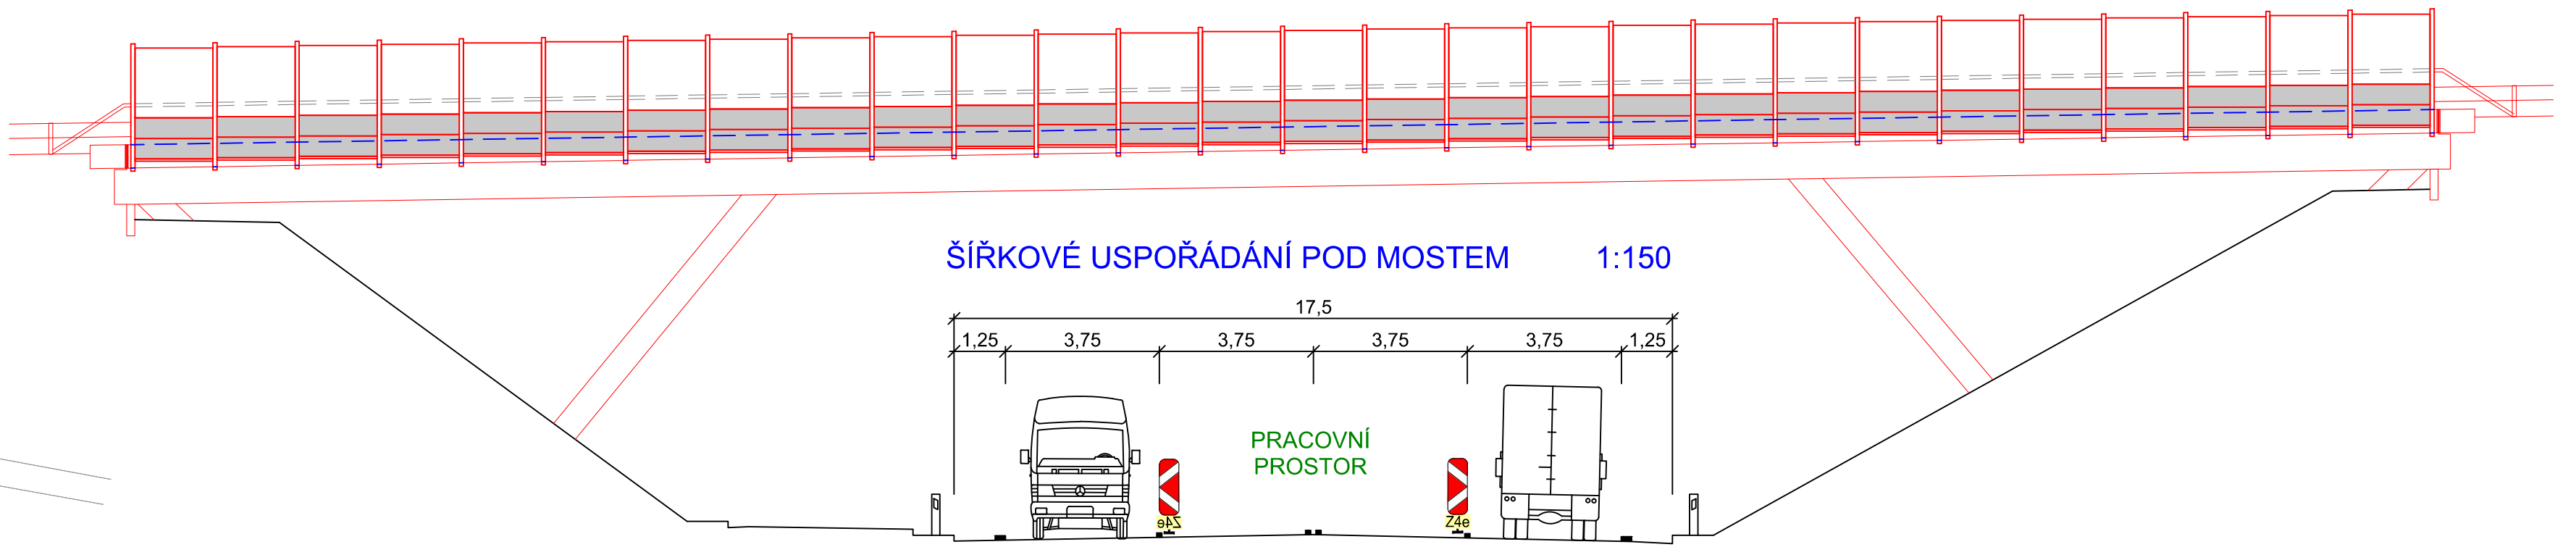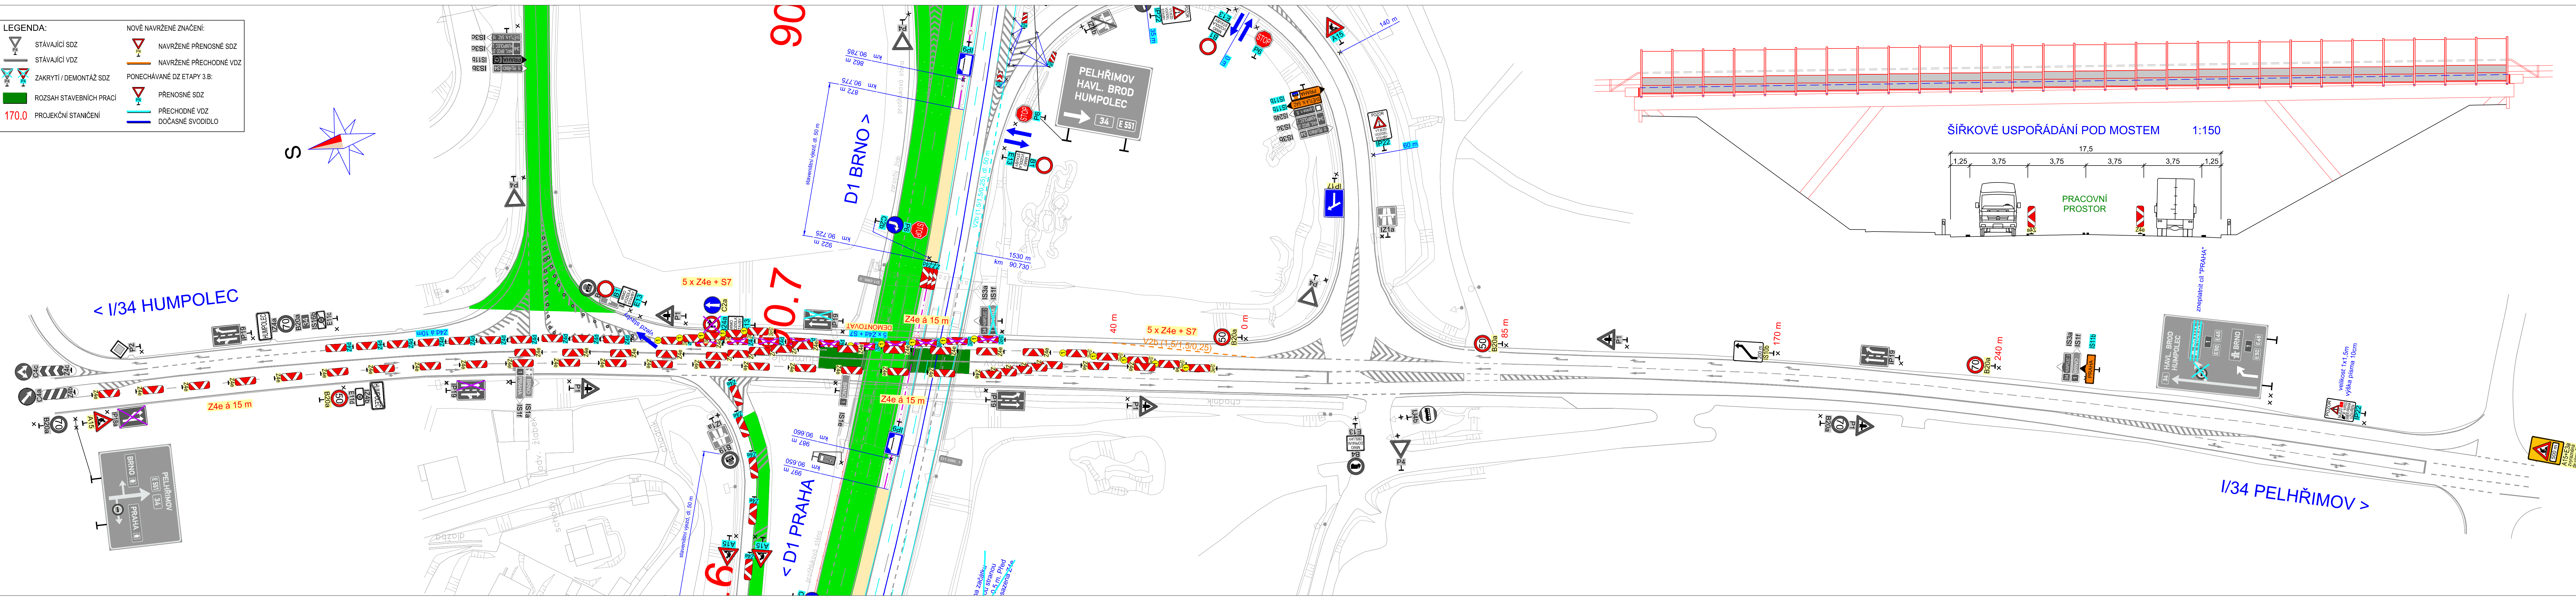

č		text změny – odůvodnění		datum		podpis	
Název stavby: D1 MODERNIZACE – ÚSEK 11, EXIT 81 KOBEROVICE – EXIT 90 HUMPOLEC				Číslo objektu: S0 11-172.1			
Objednatel stavby: ŘEDITELSTVÍ SILNIC A DÁLNIC ČR				Rozřídka:			
ŘEDITELSTVÍ SILNIC A DÁLNIC ČR Na Pankráci 546/56, 140 00, Praha 4				Kontroloval: Datum: Podpis:			
Zhotovitel stavby: EUROVIA CS, a.s. Národní 138/10, Praha 1, 110 00				Rozřídka:			
EUROVIA VINCI				Kontroloval: Datum: Podpis:			
Koordínátor RDS: TUBES spol. s r. o. Nad Zátisím 345/12, 142 00 Praha 4 tel.: +420 226 066 233 e-mail: tubes@tubes.cz				Rozřídka:			
Zpracovatel RDS: TUBES spol. s r. o. Nad Zátisím 345/12, 142 00 Praha 4 tel.: +420 226 066 233 e-mail: tubes@tubes.cz				Kontroloval: Datum: Podpis:			
Ing. Michal IPSEK				Ing. Bronislav ŠTAMBAŠKÝ			
Navrhl:				Zodpovědný projektant:			
Objekt: S0 11-172.1				Čís. projekt: TU-19133-03			
DIO – ETAPA 3.B – OTEVŘENÝ NÁJEZD MŮK 90 VLEVO				Stupeň: RDS			
Příloha: SITUACE DIO POD MOSTEM S0 202 – 3.FÁZE				Datum: 02/2021			
				Archiv: –			
				Formát: 7x44			
				Měřítko: 1:1500			
				Čís. přílohy: 5.7			
				Souprava:			