
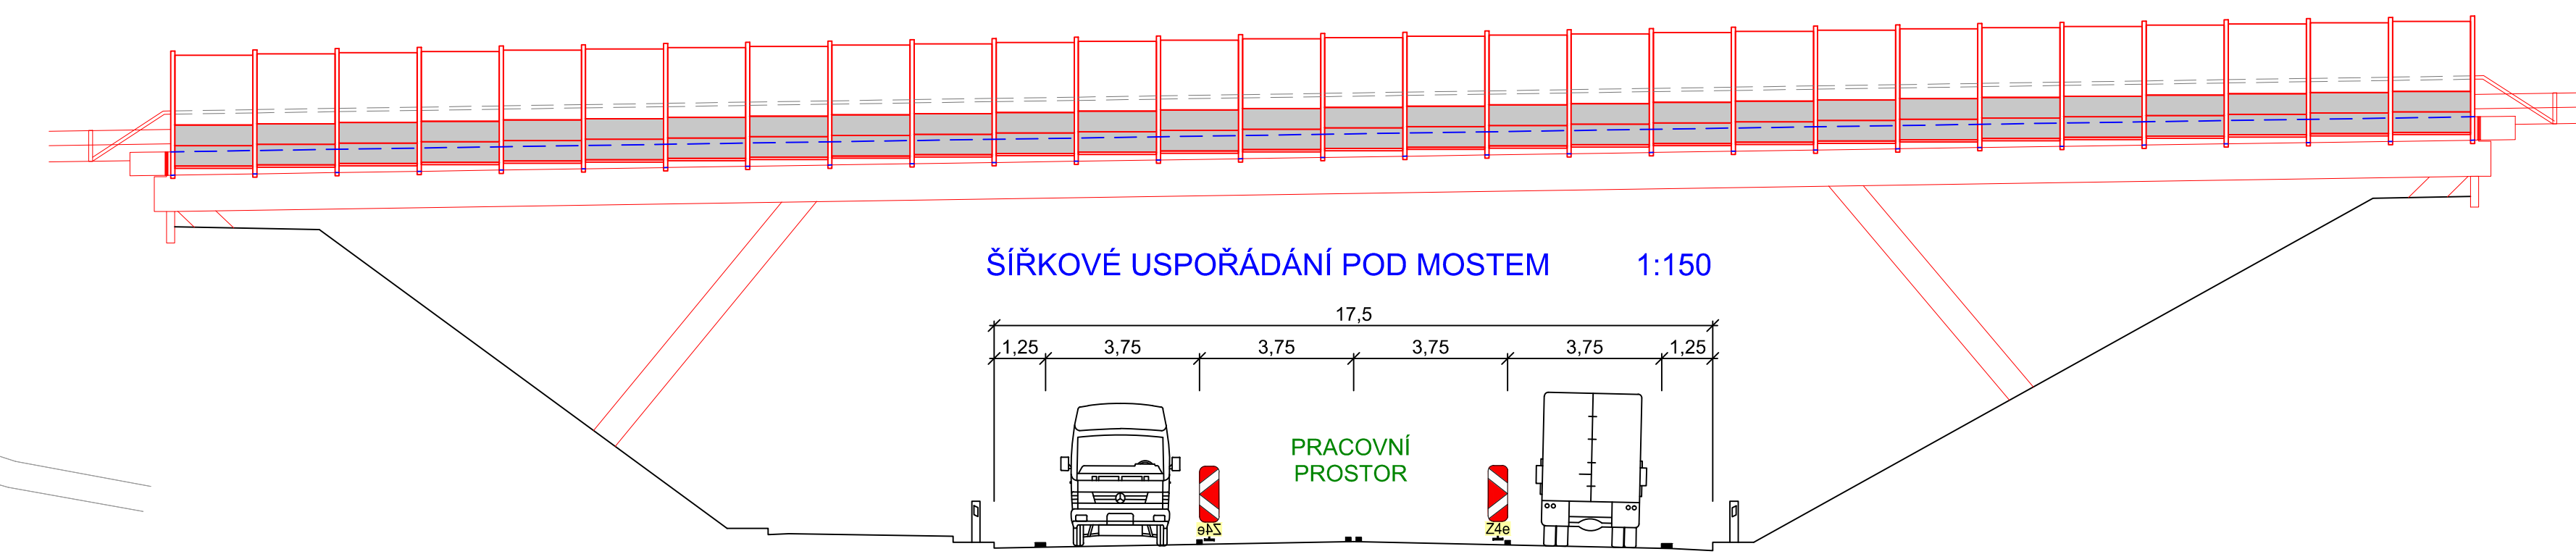


| | |
|---------------------------|----------------------------------|
| LEGENDA: | NOVÉ NAVRŽENÉ ZNAČENÍ: |
| STÁVAJÍCÍ SDZ | NAVRŽENÉ PŘENOSNÉ SDZ |
| STÁVAJÍCÍ VDZ | NAVRŽENÉ PŘECHODNÉ VDZ |
| ZAKRYTÍ / DEMONTÁŽ SDZ | PONECHÁVÁNÉ DZ ETAPY 4.A: |
| ROZSAH STAVEBNÍCH PRACÍ | PŘENOSNÉ SDZ |
| 170.0 PROJEKČNÍ STANIČENÍ | PŘECHODNÉ VDZ |
| | DOČASNÉ SVODIDLO |

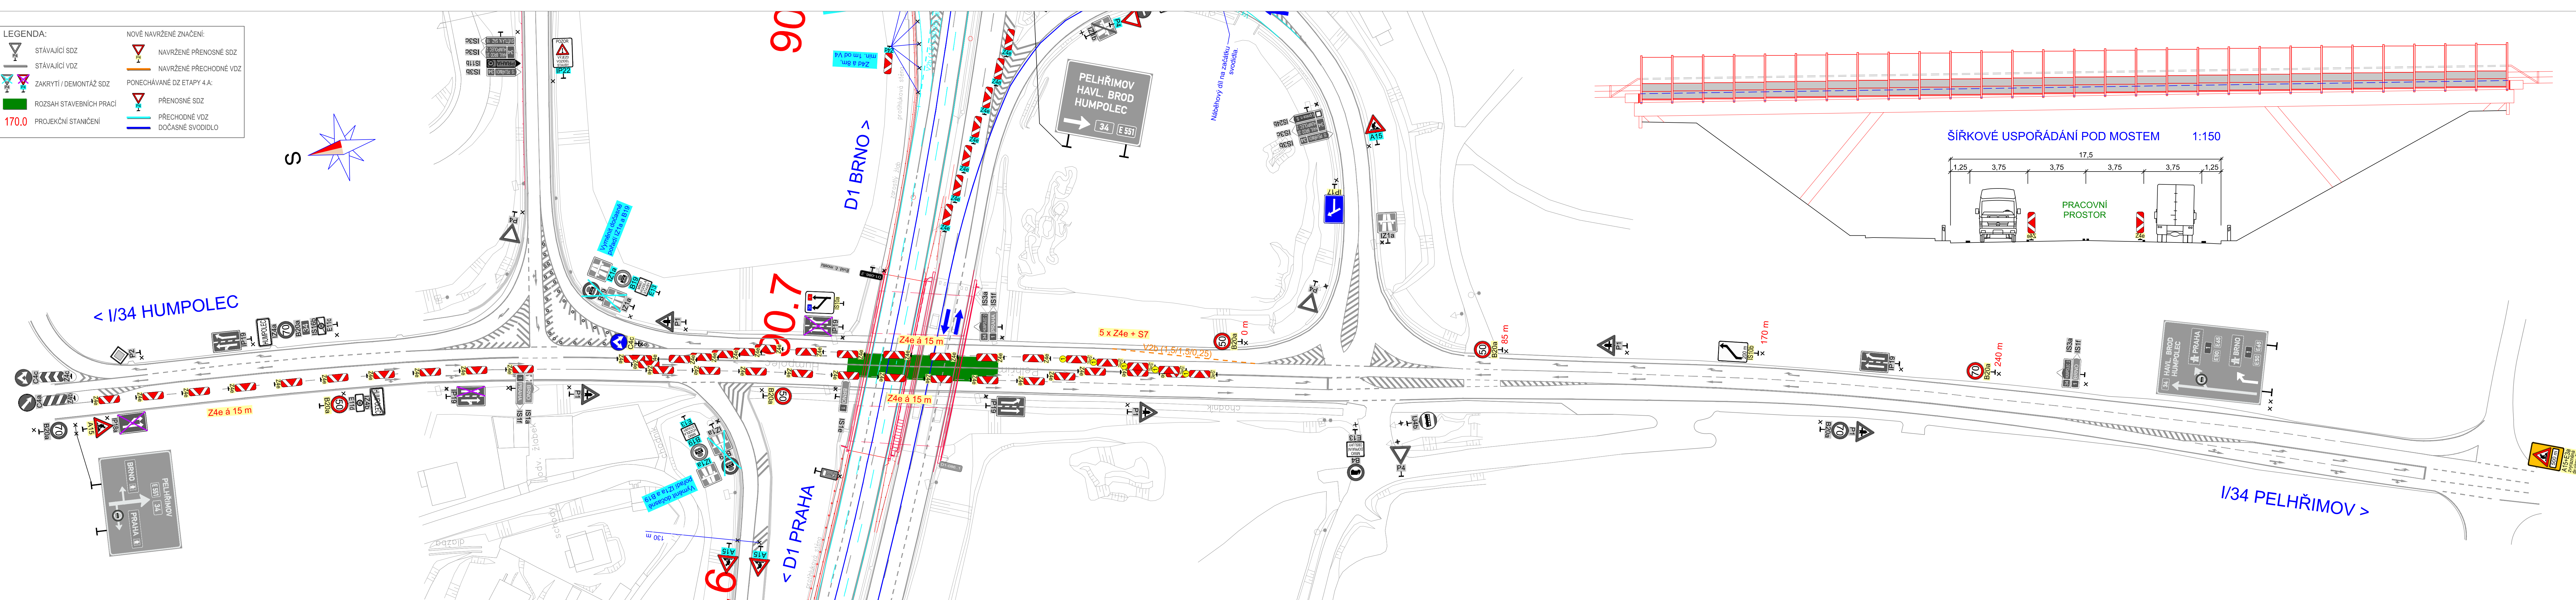

| | | | |
|---|-------------------------|--|--|
| č | text změny – odůvodnění | datum | podpis |
| Název stavby: D1 MODERNIZACE – ÚSEK 11, EXIT 81 KOBEROVICE – EXIT 90 HUMPOLEC | | Číslo objektu: S0 11-172.1 | |
| Objednatel stavby: ŘEDITELSTVÍ SILNIC A DÁLNIC ČR ŘEDITELSTVÍ SILNIC A DÁLNIC ČR Na Pankráci 546/56, 140 00, Praha 4 | | Razítko: Kontroloval: Datum: Podpis: | |
| Zhotovitel stavby: EUROVIA CS, a.s. Národní 138/10 Praha 1, 110 00 | | Razítko: Kontroloval: Datum: Podpis: | |
| Koordinační RDS: TUBES spol. s r. o. Nad Zátěším 345/12, 142 00 Praha 4 tel.: +420 226 066 233 e-mail: tubes@tubes.cz | | Razítko: Kontroloval: Datum: Podpis: | |
| Zpracovatel RDS: TUBES spol. s r. o. Nad Zátěším 345/12, 142 00 Praha 4 tel.: +420 226 066 233 e-mail: tubes@tubes.cz | | Razítko: Kontroloval: Datum: Podpis: | |
| Ing. Michal IPSEK | Ing. Michal IPSEK | Ing. Bronislav ŠTAMBAŠKÝ | Čís. projektu: TU-19133-03 VP (HIP): Ing. Bronislav ŠTAMBAŠKÝ |
| Navrhl: | Zodpovědný projektant: | Kontroloval: | Stupeň: RDS |
| Objekt: S0 11-172.1 DIO – ETAPA 4.A A 4.B – OTEVŘENÝ NÁJEZD MŮK 90 V PRAVO | | | Datum: 04/2021 |
| Příloha: SITUACE DIO POD MOSTEM SO 202 – 3.FÁZE | | | Archiv: - Formát: 7x44 Měřítko: 1:1500 |
| | | | Čís. přílohy: 6.7 Souprava: |