
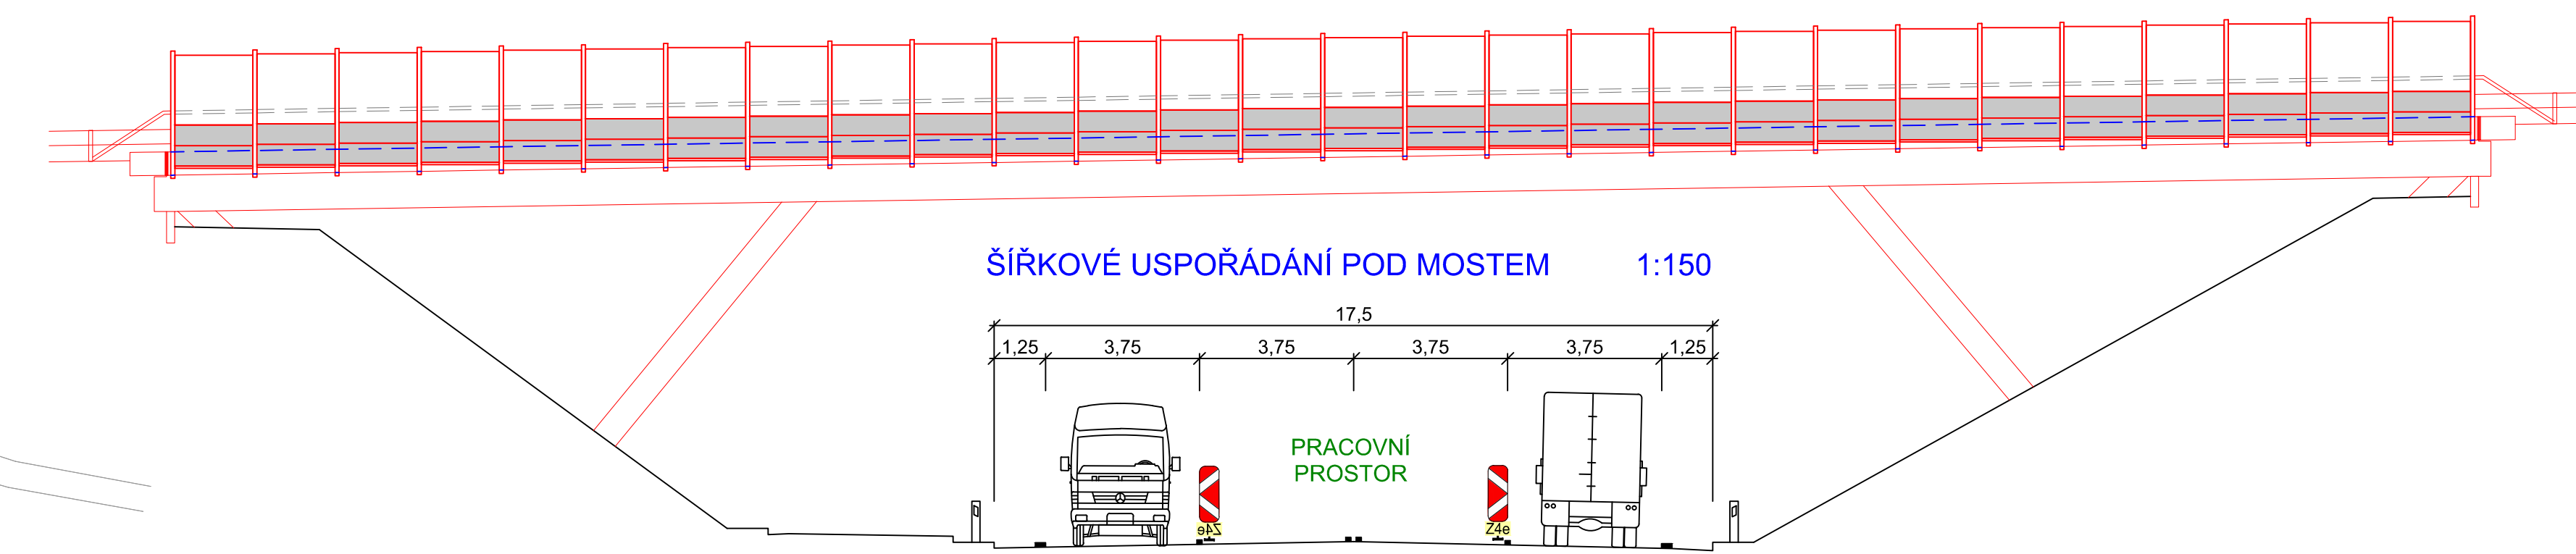


LEGENDA:	NOVÉ NAVRŽENÉ ZNAČENÍ:
STÁVAJÍCÍ SDZ	NAVRŽENÉ PŘENOSNÉ SDZ
STÁVAJÍCÍ VDZ	NAVRŽENÉ PŘECHODNÉ VDZ
ZAKRYTÍ / DEMONTÁŽ SDZ	PONECHÁVANÉ DZ ETAPY 4.A+4.B:
ROZSAH STAVEBNÍCH PRACÍ	PŘENOSNÉ SDZ
170.0 PROJEKČNÍ STANIČENÍ	PŘECHODNÉ VDZ
	DOČASNÉ SVODIDLO

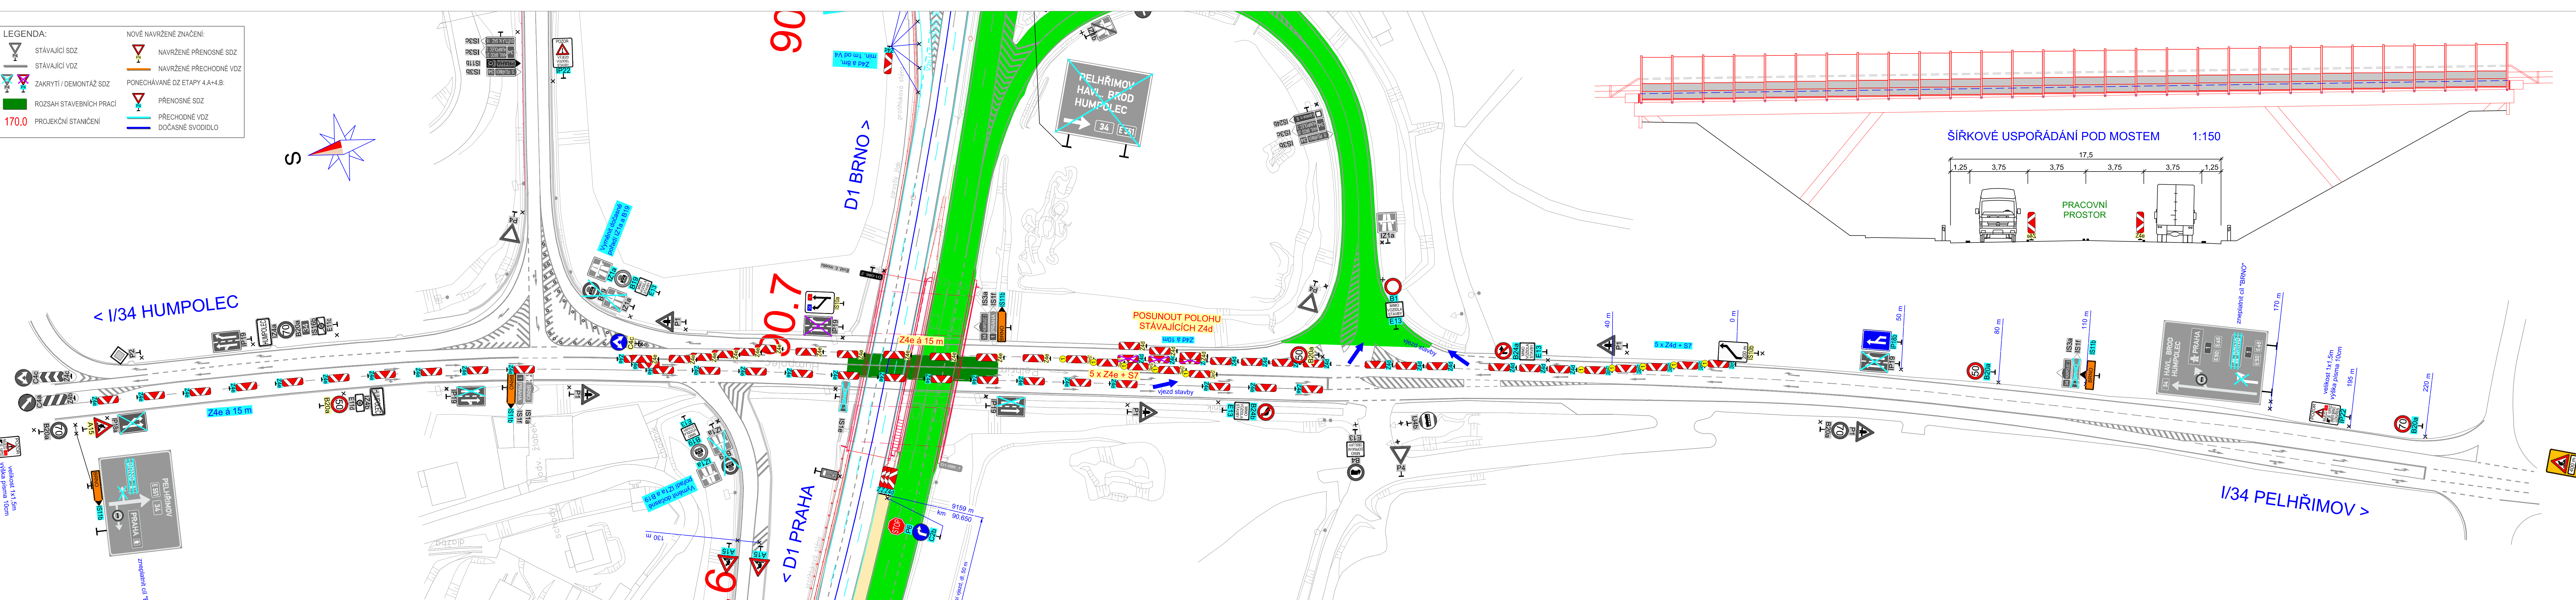

č	text změny – odůvodnění	datum	podpis
Název stavby: D1 MODERNIZACE – ÚSEK 11, EXIT 81 KOBEROVICE – EXIT 90 HUMPOLEC		Číslo objektu: S0 11-172.1	
Objednatel stavby: ŘEDITELSTVÍ SILNIC A DÁLNIC ČR ŘEDITELSTVÍ SILNIC A DÁLNIC ČR Na Pankráci 546/56, 140 00, Praha 4		Rozlička: Kontroloval: Datum: Podpis:	
Zhotovitel stavby: EUROVIA CS, a.s. Národní 138/10 Praha 1, 110 00		Rozlička: Kontroloval: Datum: Podpis:	
Koordinátor RDS: TUBES spol. s r. o. Nad Zátěším 345/12, 142 00 Praha 4 tel.: +420 226 066 233 e-mail: tubes@tubes.cz		Rozlička: Kontroloval: Datum: Podpis:	
Souřadnicový systém S–JTSK, Výškový systém Bpv			
Zpracovatel RDS: TUBES spol. s r. o. Nad Zátěším 345/12, 142 00 Praha 4 tel.: +420 226 066 233 e-mail: tubes@tubes.cz			
Ing. Michal IPŠER	Ing. Michal IPŠER	Ing. Bronislav ŠTAMBAŠKÝ	Čís. projektu: TU-19133-03
Navrhl:	Zodpovědný projektant:	Kontroloval:	VP (HIP): Ing. Bronislav ŠTAMBAŠKÝ
S0 11-172.1 DIO – ETAPA 4.A A 4.B			Stupeň: RDS
SITUACE DIO POD MOSTEM SO 202 – 3.FÁZE			Datum: 04/2021
Příloha:			Archiv: –
6.3			Formát: 7x44
Čís. přílohy:			Měřítko: 1:1500
Souprava:			